




PLANTA DE DISTRIBUCION COLUMNAS Y PAREDES
ESCALA 1:33.3

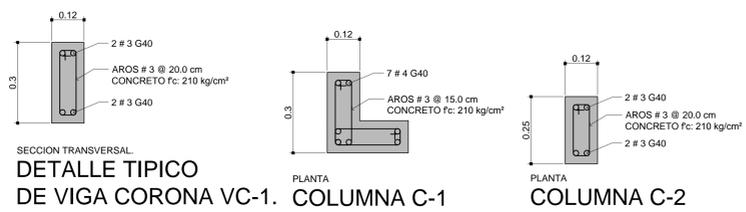


DETALLE TIPICO DE VIGA CORONA VC-1. COLUMNA C-1 COLUMNA C-2 COLUMNA C-3
ESCALA 1:10

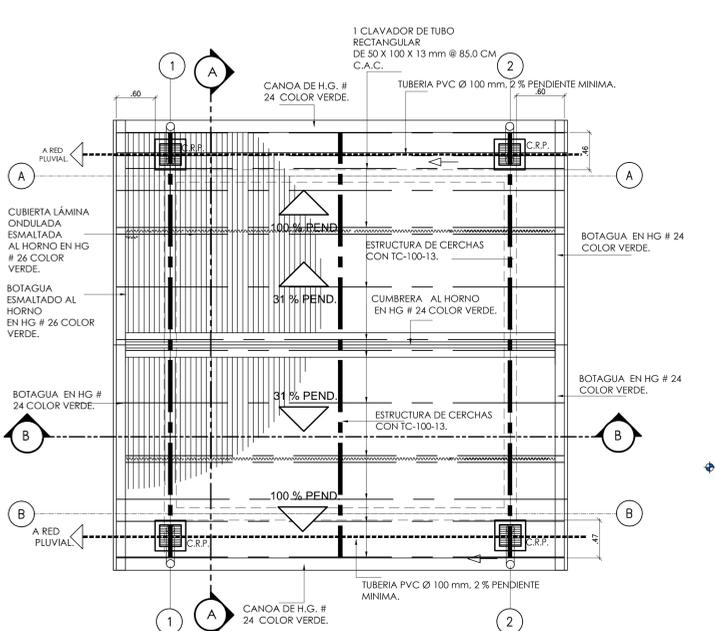


PLANTA DE TECHOS Y EVACUACION PLUVIAL
ESCALA 1:33.3

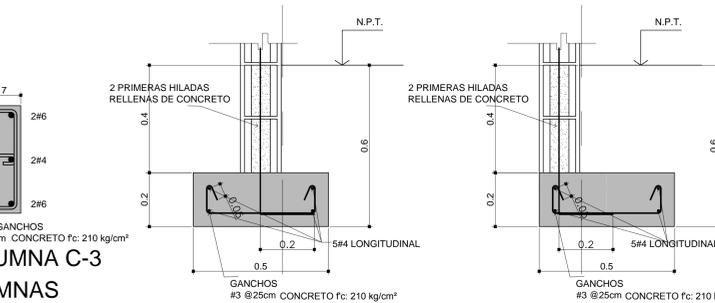


PLACA CIMENTACION CP1 PLACA CIMENTACION CP2
ESCALA 1:33.3

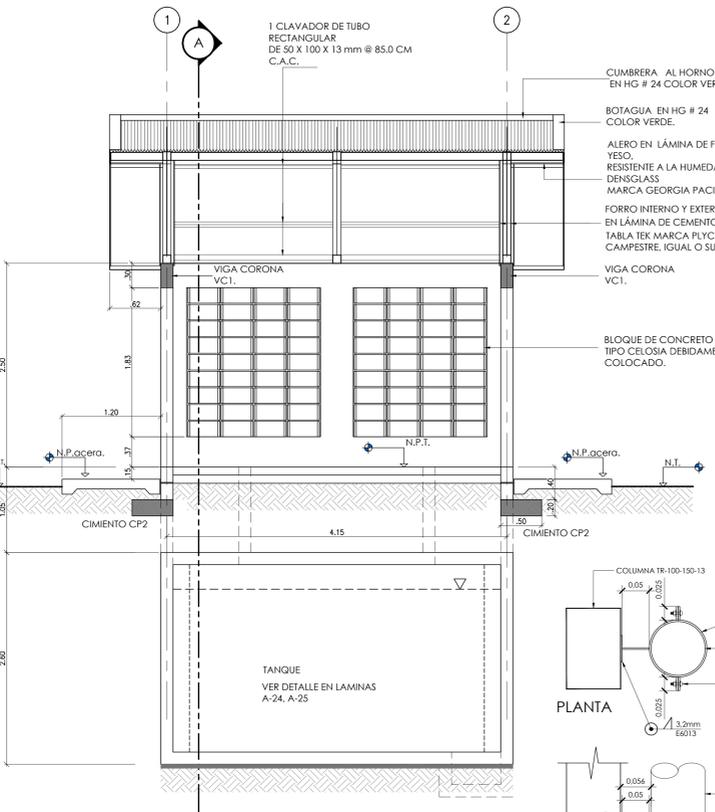


CORTE B-B
ESCALA 1:33.3

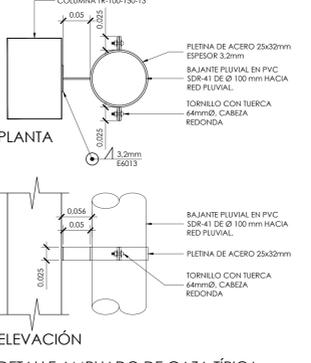


DETALLE AMPLIADO DE GAZA TÍPICA PARA SOPORTE DE BAJANTE
ESCALA 1:5

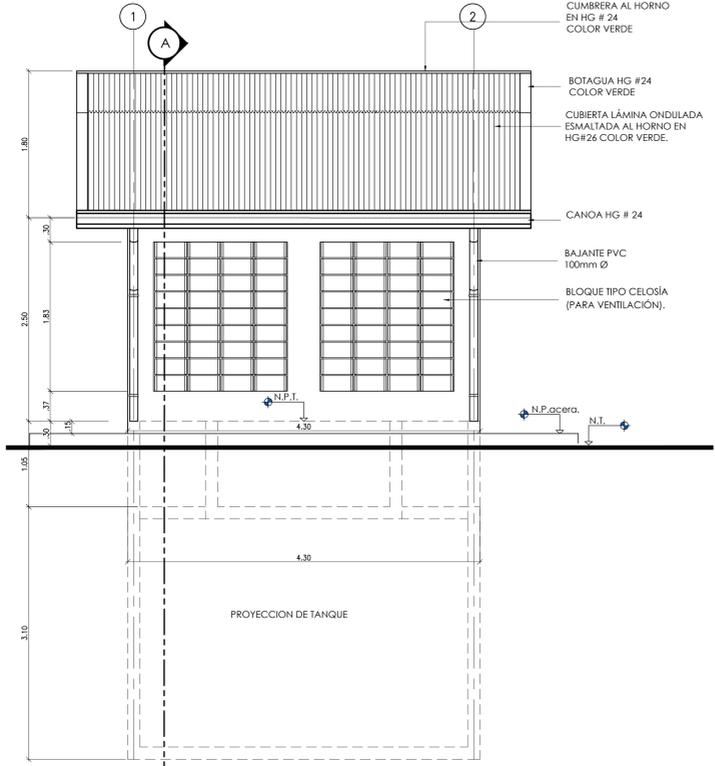

ELEVACION PRINCIPAL
ESCALA 1:33.3

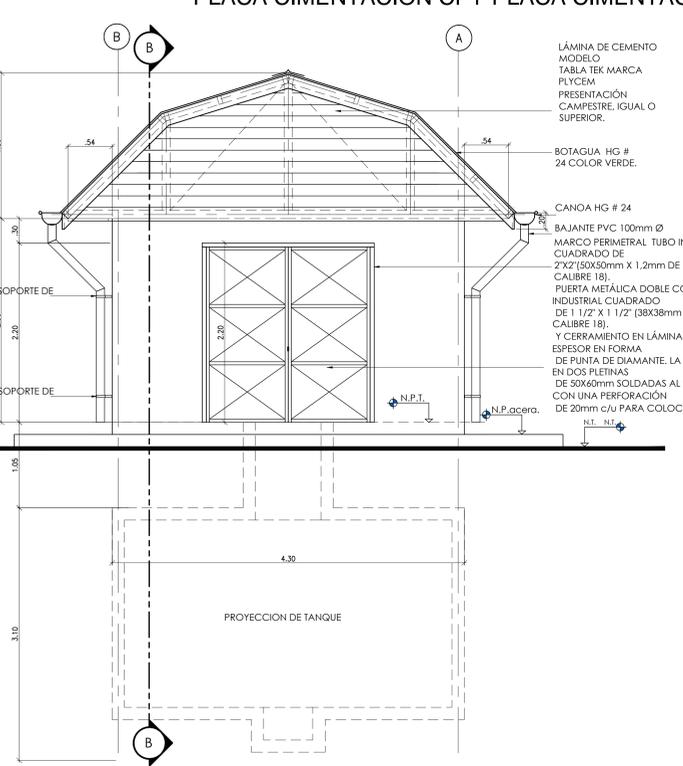

ELEVACION LATERAL DERECHA
ESCALA 1:33.3

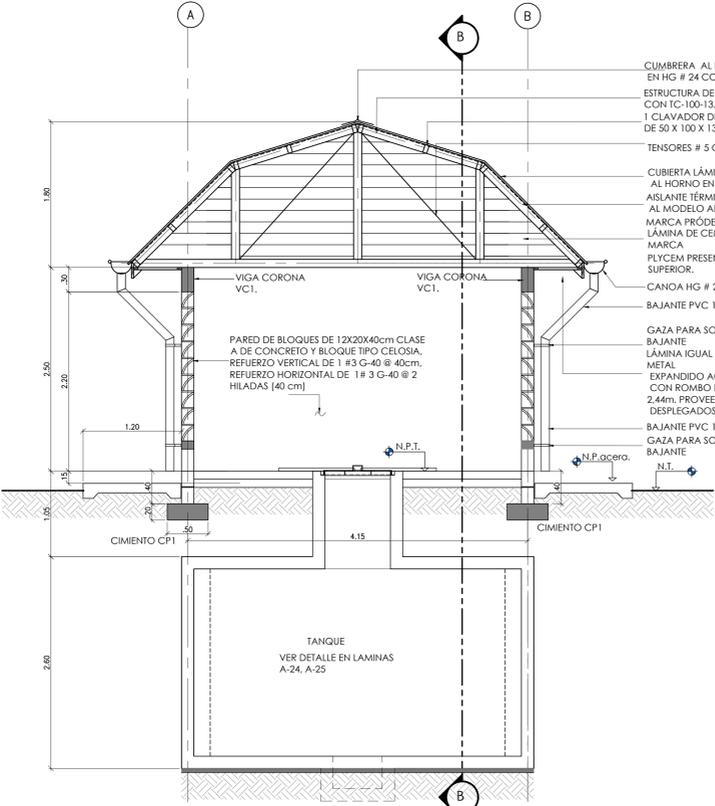

CORTE A-A
ESCALA 1:33.3

DETALLES CONSTRUCTIVOS DE LA CASETA DE BOMBAS DEL TANQUE DE RECOLECCIÓN DE AGUAS PLUVIALES

PROYECTO:
NUCLEO TECNOLOGIAS DE INFORMACION Y COMUNICACION.

PROPIETARIO:
INSTITUTO TECNOLÓGICO DE COSTA RICA

| | | |
|-----------------------|--------------------|-----------------------|
| PROVINCIA: 03 CARTAGO | CANTÓN: 01 CARTAGO | DISTRITO: 01 ORIENTAL |
| | | 09 DULCE NOMBRE |

TEC | Tecnológico de Costa Rica

OFICINA DE INGENIERÍA
EXTENSION: 2399 FAX: 552 - 7952
LA INGENIERIA Y LA ARQUITECTURA AL SERVICIO DEL TEC.
DIRECTOR: ING. SAUL FERNANDEZ ESPINOZA.

DIBUJO: ALFONSO CERDAS
DIBUJANTE: ARGUMENTACION.

PROFESIONAL RESPONSABLE DEL DISEÑO ARQUITECTÓNICO:
NOMBRE: **LUIS MANUEL ESPINOZA ROJAS**
FIRMA: _____ #REG. A-11232

PROFESIONAL RESPONSABLE DE LA DIRECCION TECNICA:
NOMBRE: _____ #REG. _____

PROFESIONAL RESPONSABLE DE LA INSPECCION ARQUITECTONICA:
NOMBRE: **LUIS MANUEL ESPINOZA ROJAS**
FIRMA: _____ #REG. A-11232

PROFESIONAL RESPONSABLE DEL DISEÑO ESTRUCTURAL:
NOMBRE: **ORLANDO MORALES QUINTANA**
FIRMA: _____ #REG. IC-1730

PROFESIONAL RESPONSABLE DE LA INSPECCION ESTRUCTURAL Y CIVIL:
NOMBRE: **ORLANDO MORALES QUINTANA**
FIRMA: _____ #REG. IC-1730

PROFESIONAL RESPONSABLE DEL DISEÑO E INSPECCION ELECTRICA:
NOMBRE: **MARCELO PONTIGO AGUILAR.**
FIRMA: _____ #REG. IME-9710

PROFESIONAL RESPONSABLE DEL DISEÑO E INSPECCION MECANICA:
NOMBRE: **MARCELO PONTIGO AGUILAR.**
FIRMA: _____ #REG. IME-9710

INFORMACION DEL REGISTRO PUBLICO:
PROPIETARIO: INSTITUTO TECNOLÓGICO DE COSTA RICA
DE CATASTRO: C-1515005-2011
SITAS: _____

CONTENIDO:
DETALLES CONSTRUCTIVOS DE LA CASETA DE BOMBAS DEL TANQUE DE RECOLECCIÓN DE AGUAS PLUVIALES

| | | |
|----------|------------|--------------|
| ESCALA: | FECHA: | # DE LÁMINA: |
| INDICADA | JUNIO-2014 | 0C-03 |